




PEMERINTAH KOTA PRABUMULIH
DINAS KESEHATAN

PEKERJAAN :

PEMBANGUNAN BARU GEDUNG PUSKESMAS PEMBANTU
MUNTANG TAPUS KOTA PRABUMULIH

TAHUN ANGGARAN 2025

Konsultan Perencana

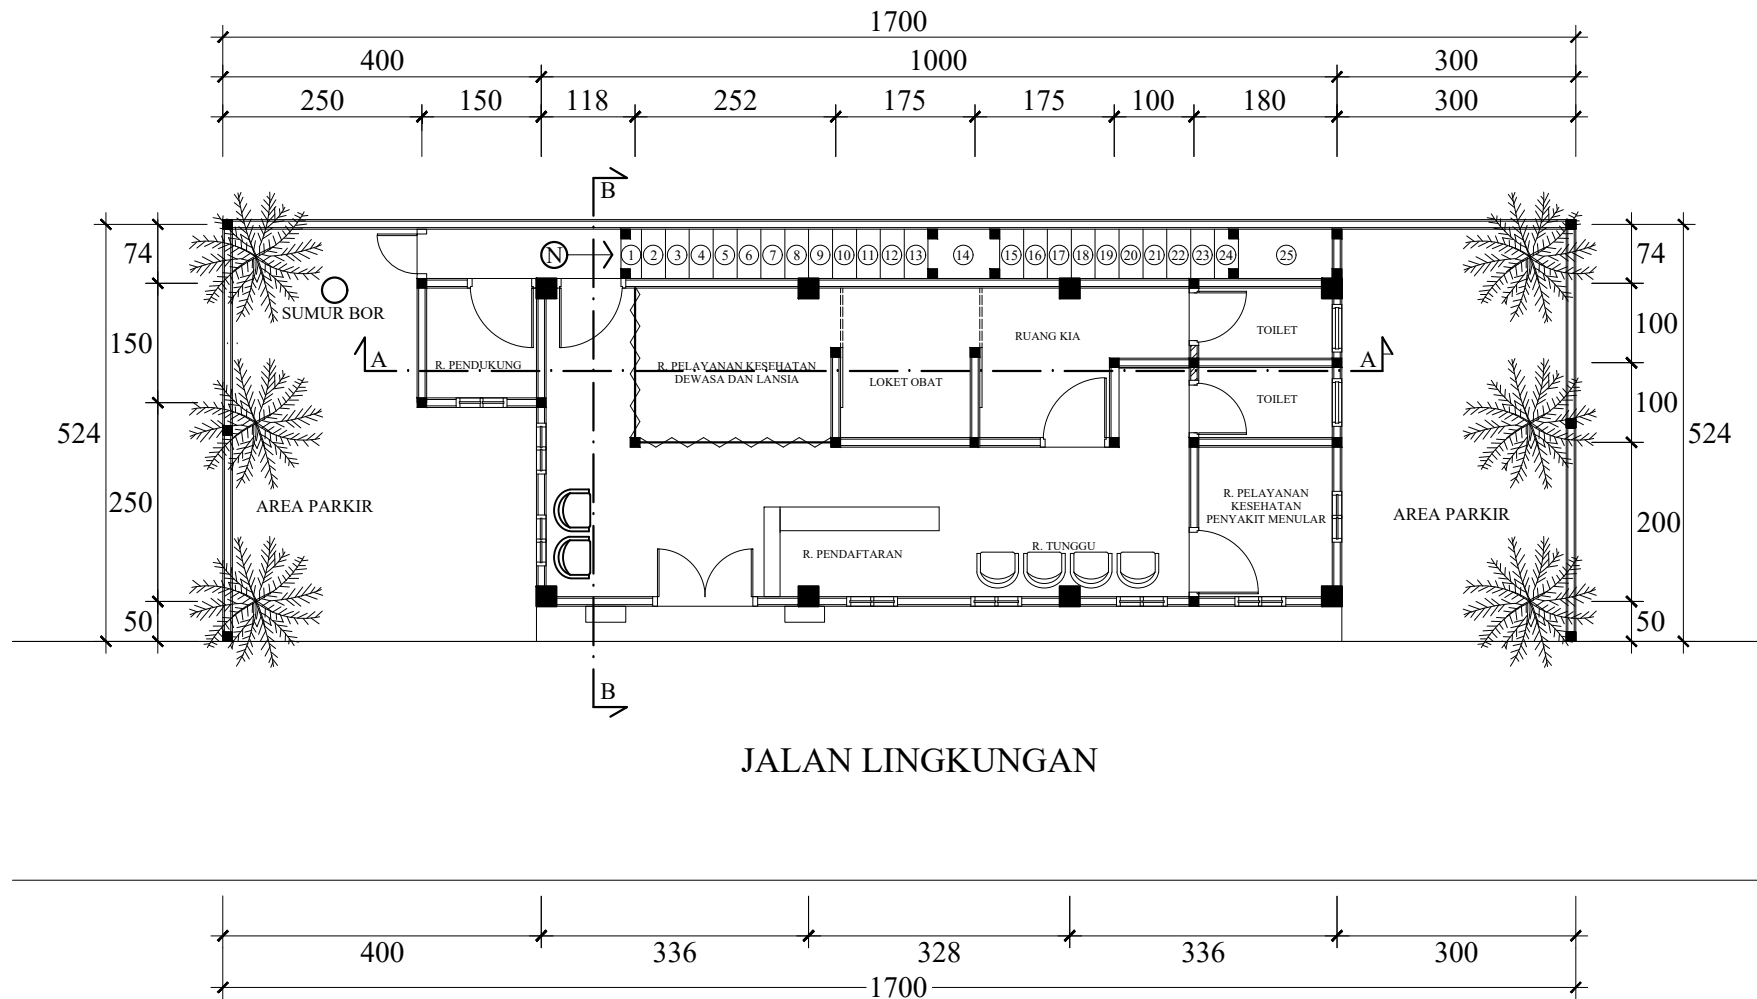

JALAN LINGKUNGAN

SITE PLAN

Skala : 1 : 100

PEMBERI TUGAS



**DINAS KESEHATAN
KOTA PRABUMULIH**

PEKERJAAN :

**PEMBANGUNAN
PUSKESMAS PEMBANTU
MUTANG TAPUS**

LOKASI :

**KELURAHAN MUTANG TAPUS
KOTA PRABUMULIH**

No	Keterangan	Paraf

Mengetahui :

Plt. Kepala Dinas Kesehatan
Pengguna Anggaran (PA)

dr. H. BAMBANG WAHYU NUGROHO
NIP. 19841126 201001 1 019

Menyetujui :

Pejabat Pembuat Komitmen
(PPK)

Djoko Listyanto, SKM, M.Si.
NIP. 19850802 201001 0 002

Dibuat Oleh :


Konsultan Perencana
CV. CIPTA BANGUN CONSULTANT



DIRENCANA	DIPERIKSA
CHARLES ARIGEN	MUHAMMAD SEPTIAWAN

GAMBAR :

SKALA NO GAMBAR KODE GAMBAR

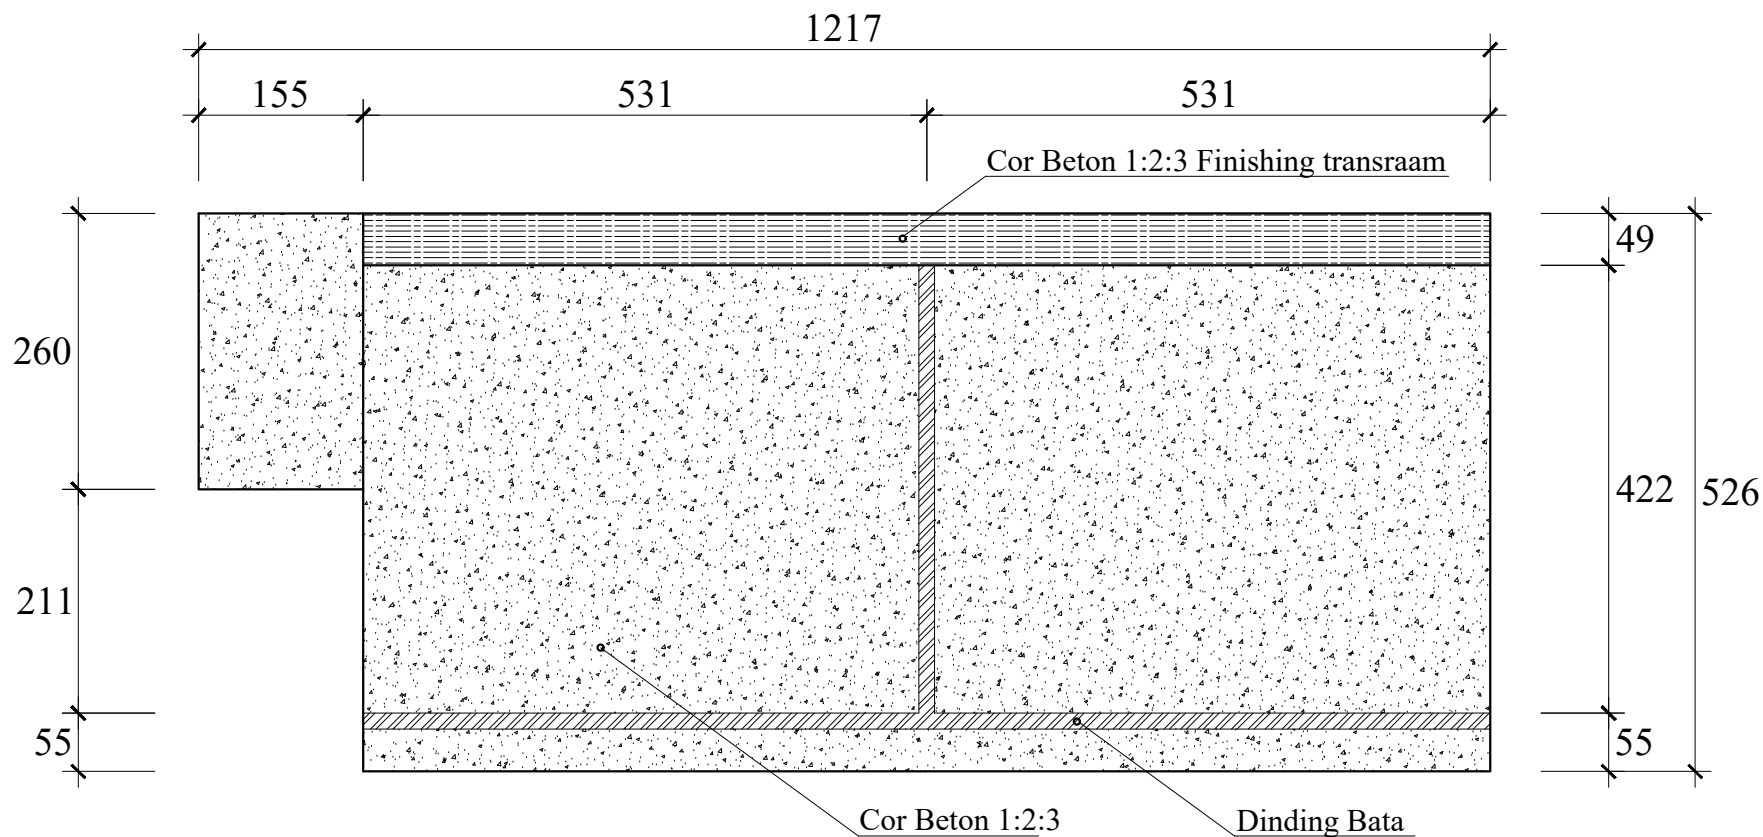

RENCANA ATAP

Skala : 1 : 100

PEMBERI TUGAS



**DINAS KESEHATAN
KOTA PRABUMULIH**

PEKERJAAN :

**PEMBANGUNAN
PUSKESMAS PEMBANTU
MUTANG TAPUS**

LOKASI :

**KELURAHAN MUTANG TAPUS
KOTA PRABUMULIH**

No	Keterangan	Paraf

Mengetahui :

Plt. Kepala Dinas Kesehatan
Pengguna Anggaran (PA)

dr. H. BAMBANG WAHYU NUGROHO
NIP. 19841126 201001 1 019

Menyetujui :

Pejabat Pembuat Komitmen
(PPK)

Djoko Listyanto, SKM, M.Si.
NIP. 19850802 201001 0 002

Dibuat Oleh :


Konsultan Perencana
CV. CIPTA BANGUN CONSULTANT



DIRENCANA	DIPERIKSA
CHARLES ARIGEN	MUHAMMAD SEPTIAWAN

GAMBAR :

SKALA	NO GAMBAR	KODE GAMBAR

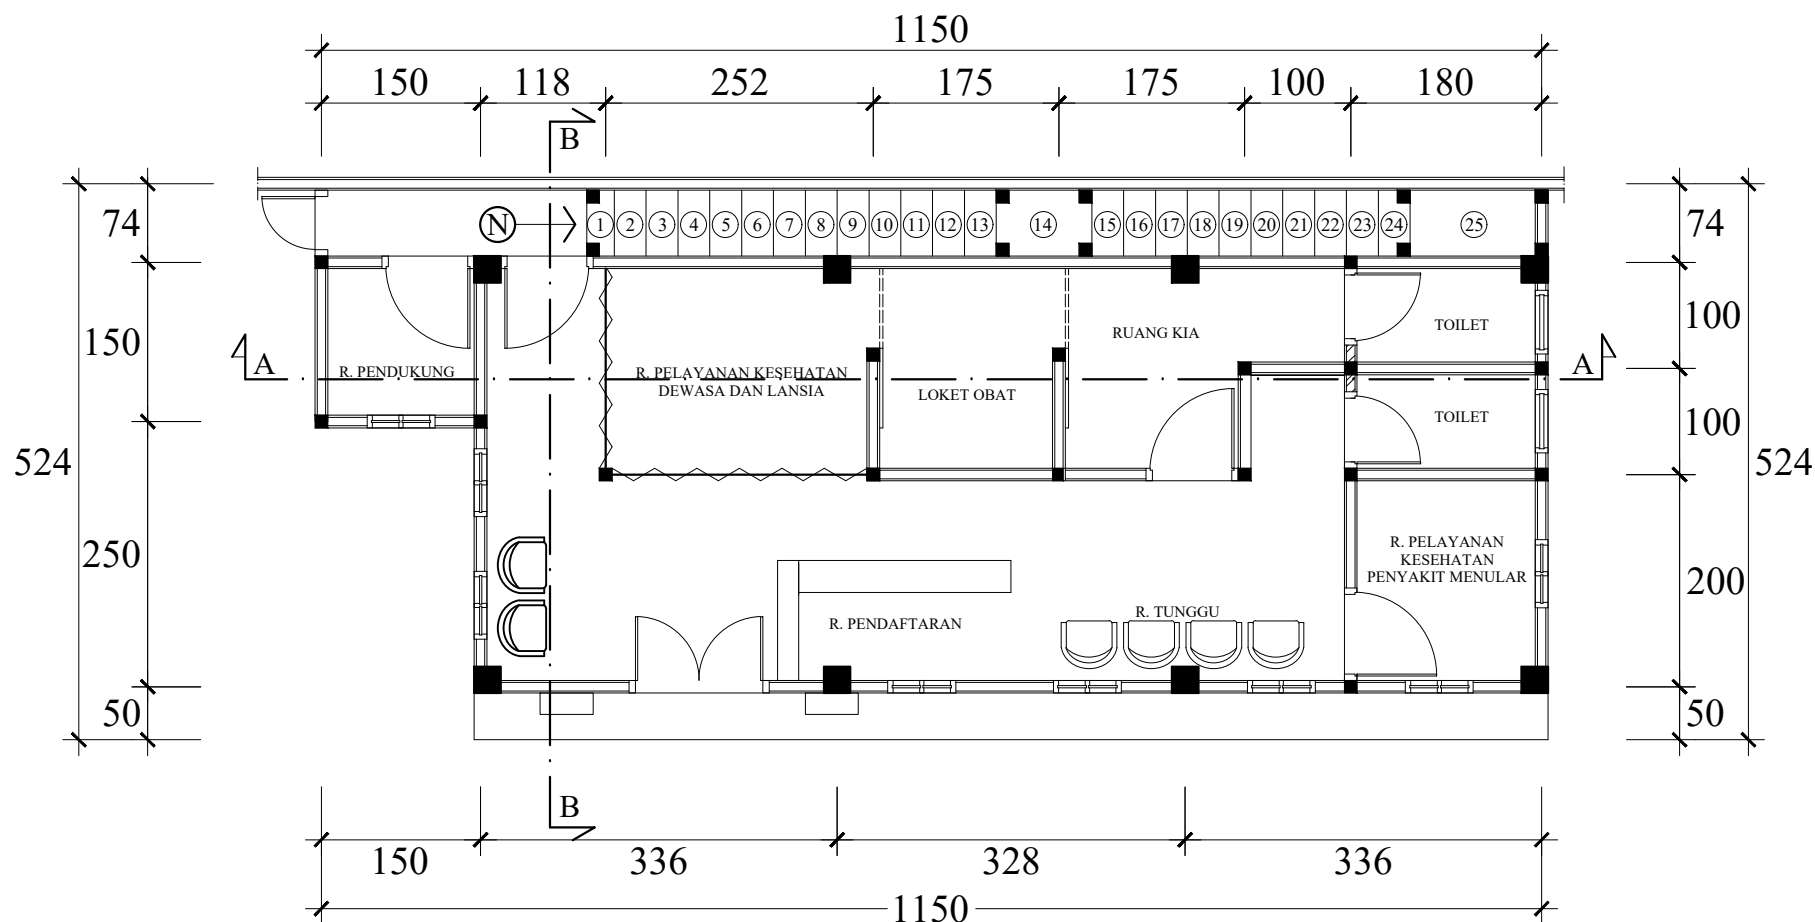

DENAH LANTAI 1

Skala : 1 : 100

PEMBERI TUGAS



**DINAS KESEHATAN
KOTA PRABUMULIH**

PEKERJAAN :

**PEMBANGUNAN
PUSKESMAS PEMBANTU
MUTANG TAPUS**

LOKASI :

**KELURAHAN MUTANG TAPUS
KOTA PRABUMULIH**

No	Keterangan	Paraf

No	Keterangan	Paraf

Mengetahui :

Plt. Kepala Dinas Kesehatan
Pengguna Anggaran (PA)

dr. H. BAMBANG WAHYU NUGROHO
NIP. 19841126 201001 1 019

Menyetujui :

Pejabat Pembuat Komitmen
(PPK)

Djoko Listyanto, SKM, M.Si.
NIP. 19850802 201001 0 002

Dibuat Oleh :

Konsultan Perencana
CV. CIPTA BANGUN CONSULTANT




DIRENCANA **DIPERIKSA**

CHARLES ARIGEN

MUHAMMAD SEPTIAWAN

GAMBAR :

SKALA	NO GAMBAR	KODE GAMBAR

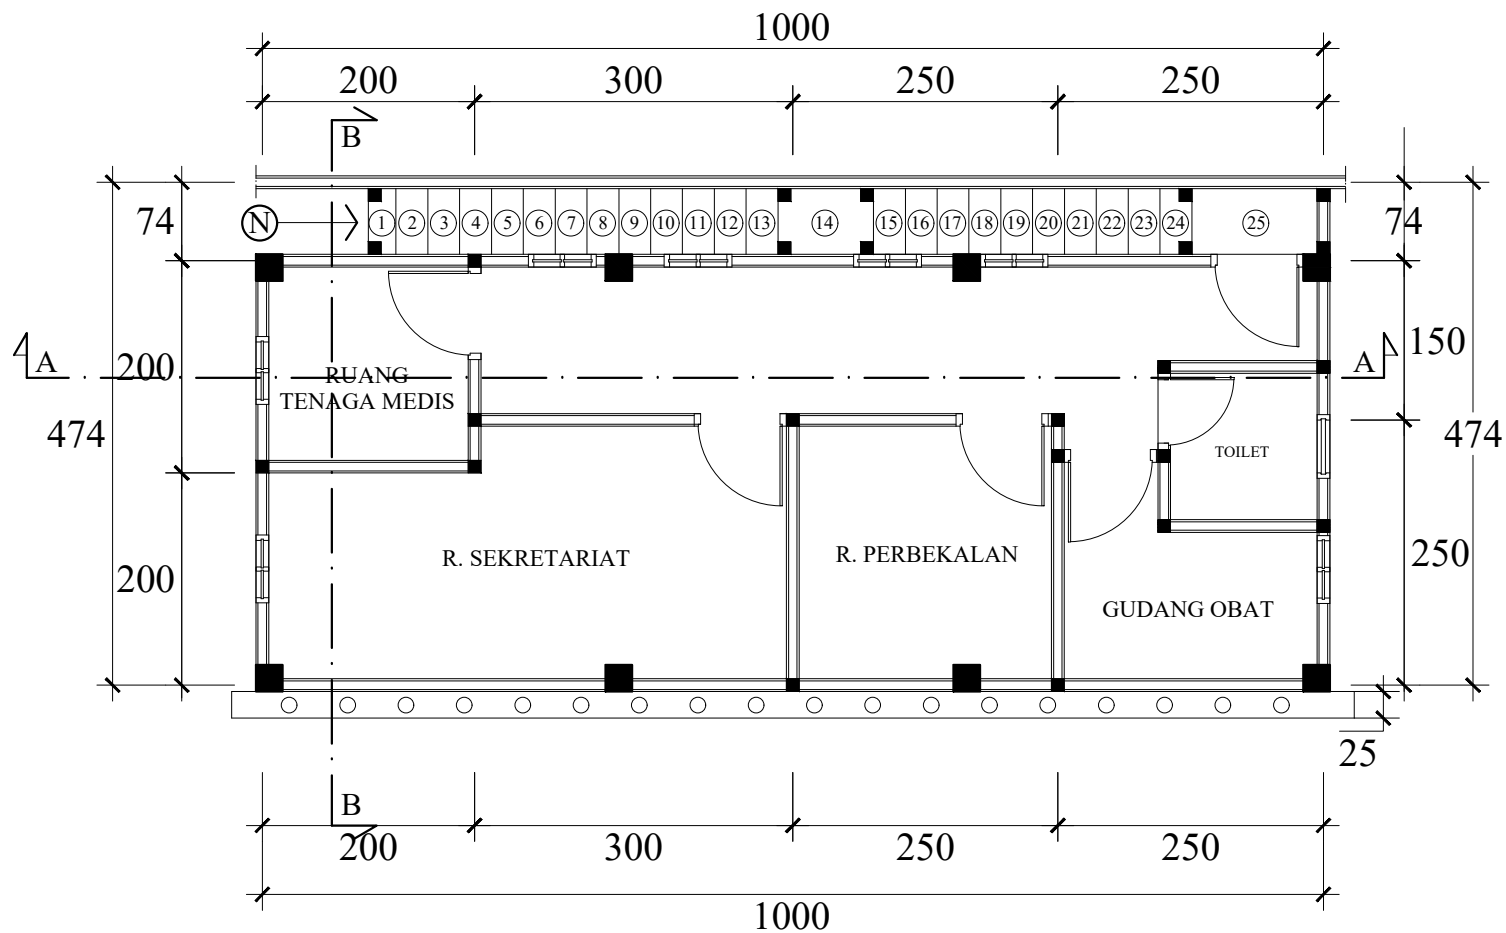

DENAH LANTAI 2

Skala : 1 : 100

PEMBERI TUGAS



**DINAS KESEHATAN
KOTA PRABUMULIH**


PEKERJAAN :

**PEMBANGUNAN
PUSKESMAS PEMBANTU
MUTANG TAPUS**

LOKASI :

**KELURAHAN MUTANG TAPUS
KOTA PRABUMULIH**

No	Keterangan	Paraf

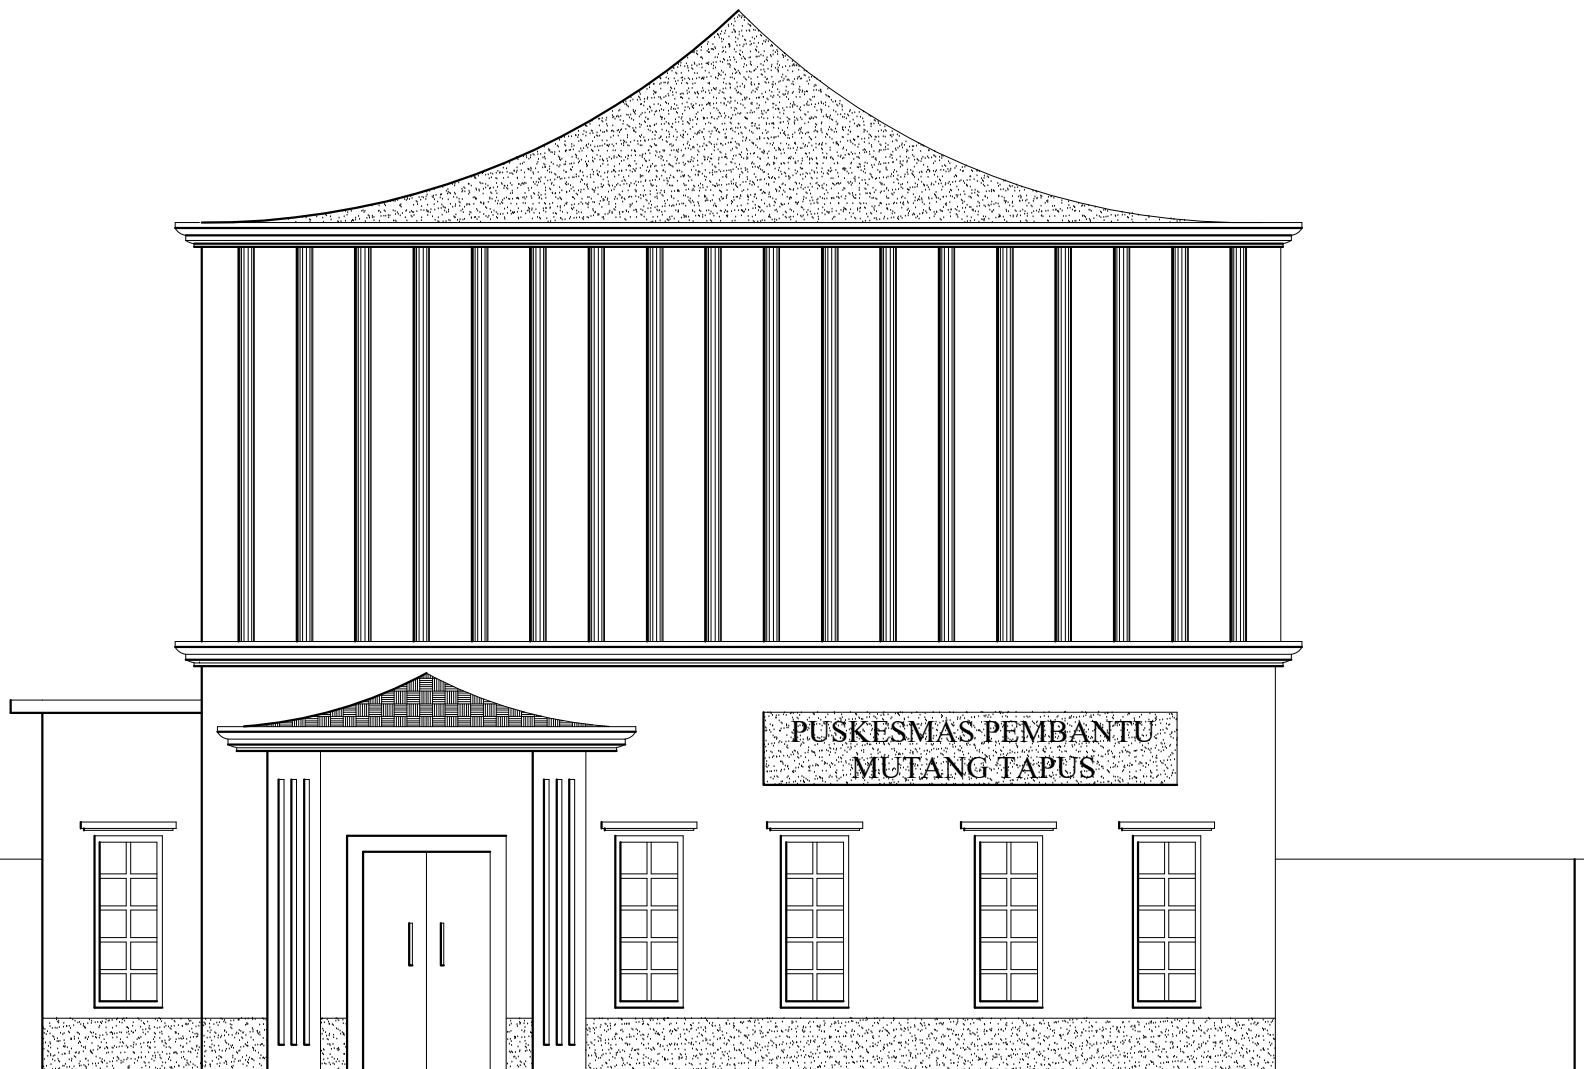

TAMPAK DEPAN

Skala : 1 : 100

PEMBERI TUGAS



**DINAS KESEHATAN
KOTA PRABUMULIH**

PEKERJAAN :

**PEMBANGUNAN
PUSKESMAS PEMBANTU
MUTANG TAPUS**

LOKASI :

**KELURAHAN MUTANG TAPUS
KOTA PRABUMULIH**

No	Keterangan	Paraf

Mengetahui :

Plt. Kepala Dinas Kesehatan
Pengguna Anggaran (PA)

dr. H. BAMBANG WAHYU NUGROHO
NIP. 19841126 201001 1 019

Menyetujui :

Pejabat Pembuat Komitmen
(PPK)

Djoko Listyanto, SKM, M.Si.
NIP. 19850802 201001 0 002

Dibuat Oleh :

Konsultan Perencana
CV. CIPTA BANGUN CONSULTANT



DIRENCANA

DIPERIKSA

CHARLES ARIGEN


MUHAMMAD SEPTIAWAN

GAMBAR :

SKALA

NO GAMBAR

KODE GAMBAR

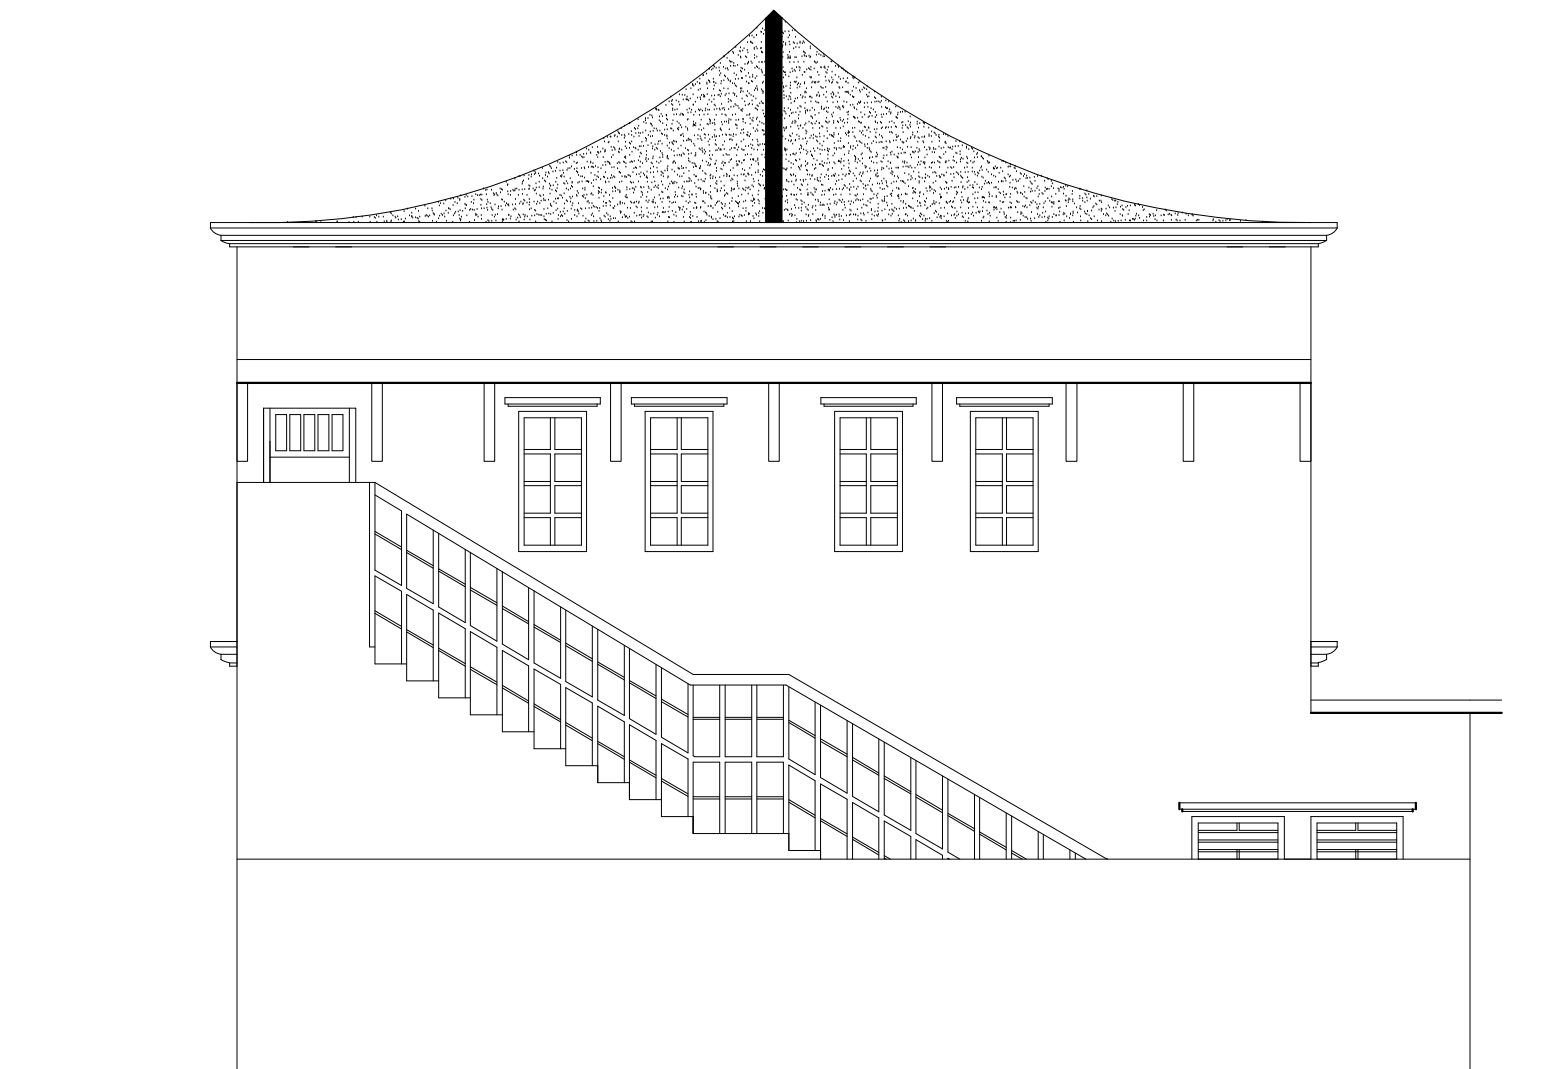

TAMPAK BELAKANG

Skala : 1 : 100

PEMBERI TUGAS



**DINAS KESEHATAN
KOTA PRABUMULIH**

PEKERJAAN :

**PEMBANGUNAN
PUSKESMAS PEMBANTU
MUTANG TAPUS**

LOKASI :

**KELURAHAN MUTANG TAPUS
KOTA PRABUMULIH**

No	Keterangan	Paraf

Mengetahui :

Plt. Kepala Dinas Kesehatan
Pengguna Anggaran (PA)

dr. H. BAMBANG WAHYU NUGROHO
NIP. 19841126 201001 1 019

Menyetujui :

Pejabat Pembuat Komitmen
(PPK)

Dioko Listyanto, SKM, M.Si.
NIP. 19850802 201001 0 002

Dibuat Oleh :


Konsultan Perencana
CV. CIPTA BANGUN CONSULTANT



DIRENCANA	DIPERIKSA
CHARLES ARIGEN	MUHAMMAD SEPTIAWAN


GAMBAR :

SKALA	NO GAMBAR	KODE GAMBAR

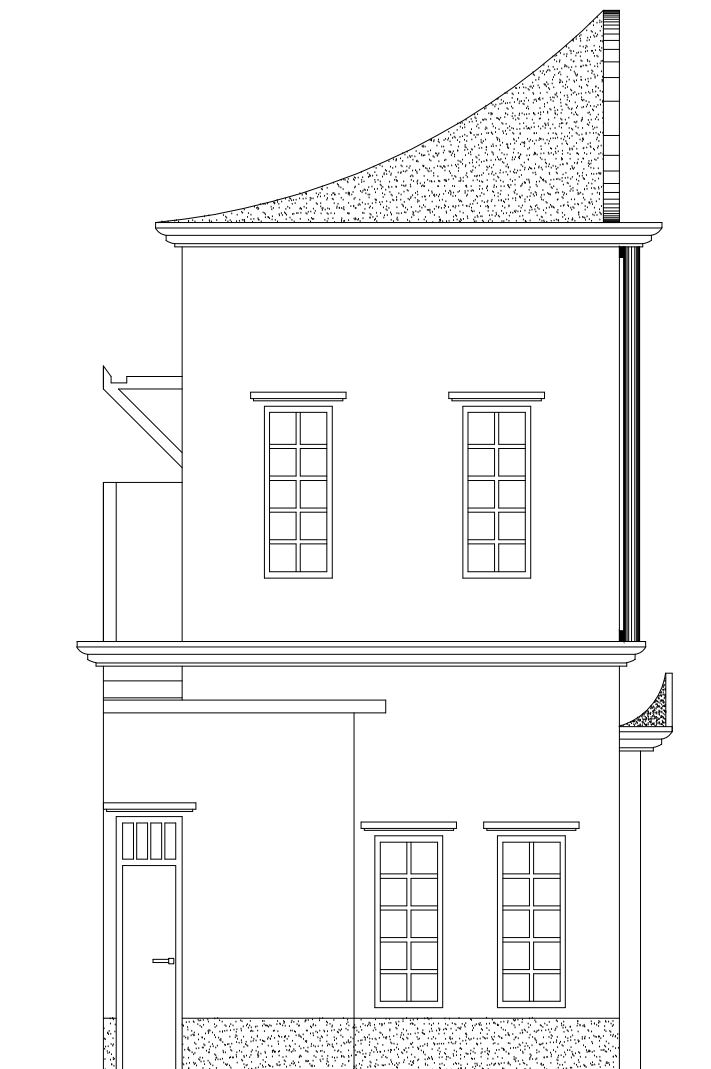



TAMPAK SAMPING KIRI

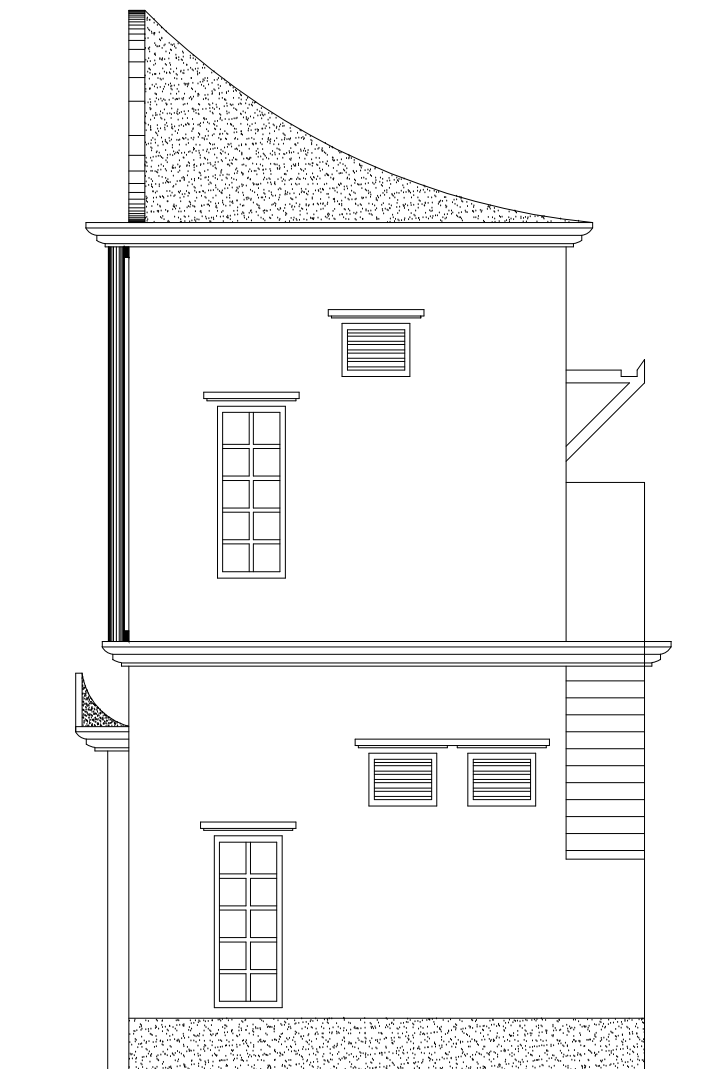
Skala : 1 : 100



TAMPAK SAMPING KANAN

Skala : 1 : 100

PEMBERI TUGAS		
 DINAS KESEHATAN KOTA PRABUMULIH		
PEKERJAAN : PEMBANGUNAN PUSKESMAS PEMBANTU MUTANG TAPUS		
LOKASI : KELURAHAN MUTANG TAPUS KOTA PRABUMULIH		
No	Keterangan	Paraf
Mengetahui : Plt. Kepala Dinas Kesehatan Pengguna Anggaran (PA)		
<u>dr. H. BAMBANG WAHYU NUGROHO</u> NIP. 19841126 201001 1 019		
Menyetujui : Pejabat Pembuat Komitmen (PPK)		
Djoko Listyanto, SKM, M.Si. NIP. 19850802 201001 0 002		
Dibuat Oleh : Konsultan Perencana CV. CIPTA BANGUN CONSULTANT		
 CV. CIPTA BANGUN CONSULTANT PLANNING-DESIGN-BUILD-SUPERVISION <small>PT. SUDIRTA, JALAN RUMAH KUNYIT, NO. 100, KOTA PRABUMULIH, SUMATERA SELATAN 30132</small> <small>Tel. 0911-7546464 / 7546465</small>		
DIRENCANA		DIPERIKSA
CHARLES ARIGEN		MUHAMMAD SEPTIAWAN
GAMBAR : 		
SKALA	NO GAMBAR	KODE GAMBAR

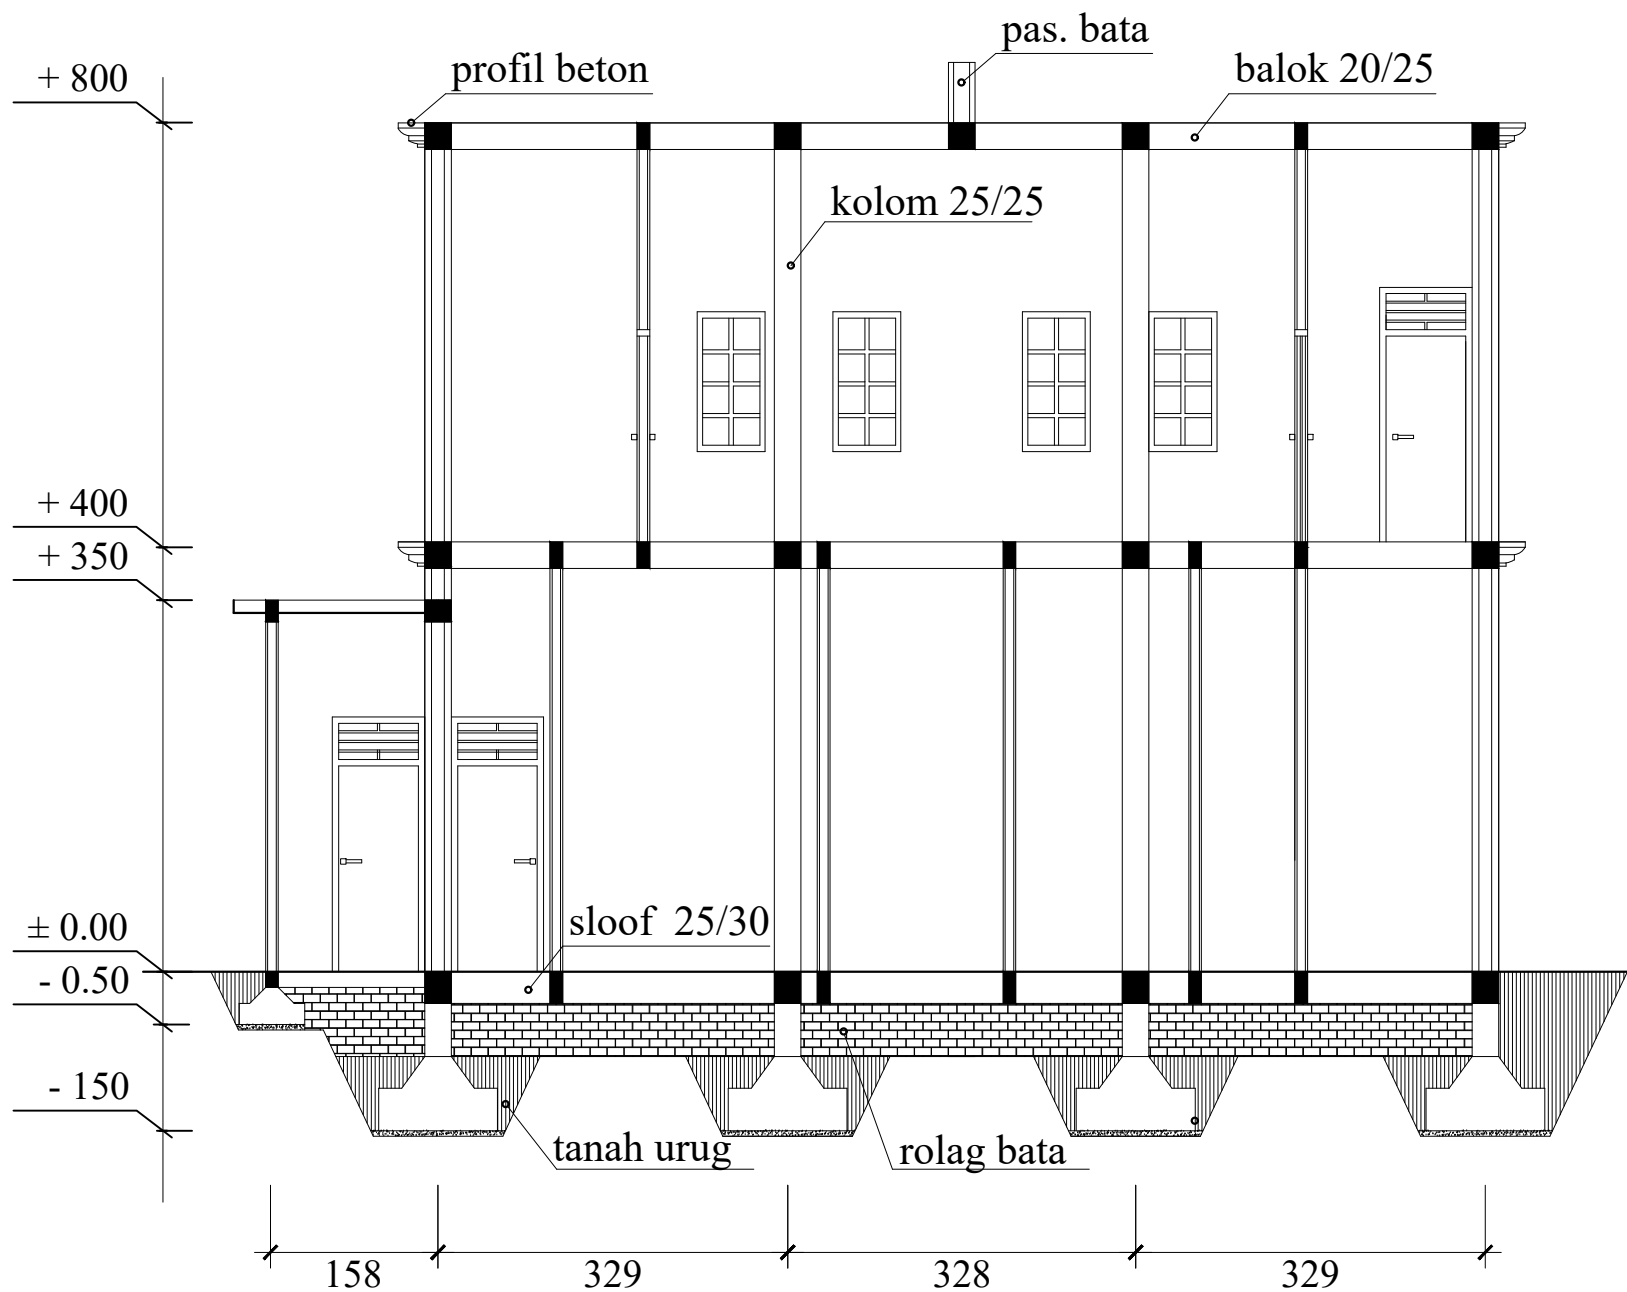

POTONGAN A - A

Skala : 1 : 100

PEMBERI TUGAS



DINAS KESEHATAN
KOTA PRABUMULIH


PEKERJAAN :

PEMBANGUNAN
PUSKESMAS PEMBANTU
MUTANG TAPUS

LOKASI :



KELURAHAN MUTANG TAPUS
KOTA PRABUMULIH

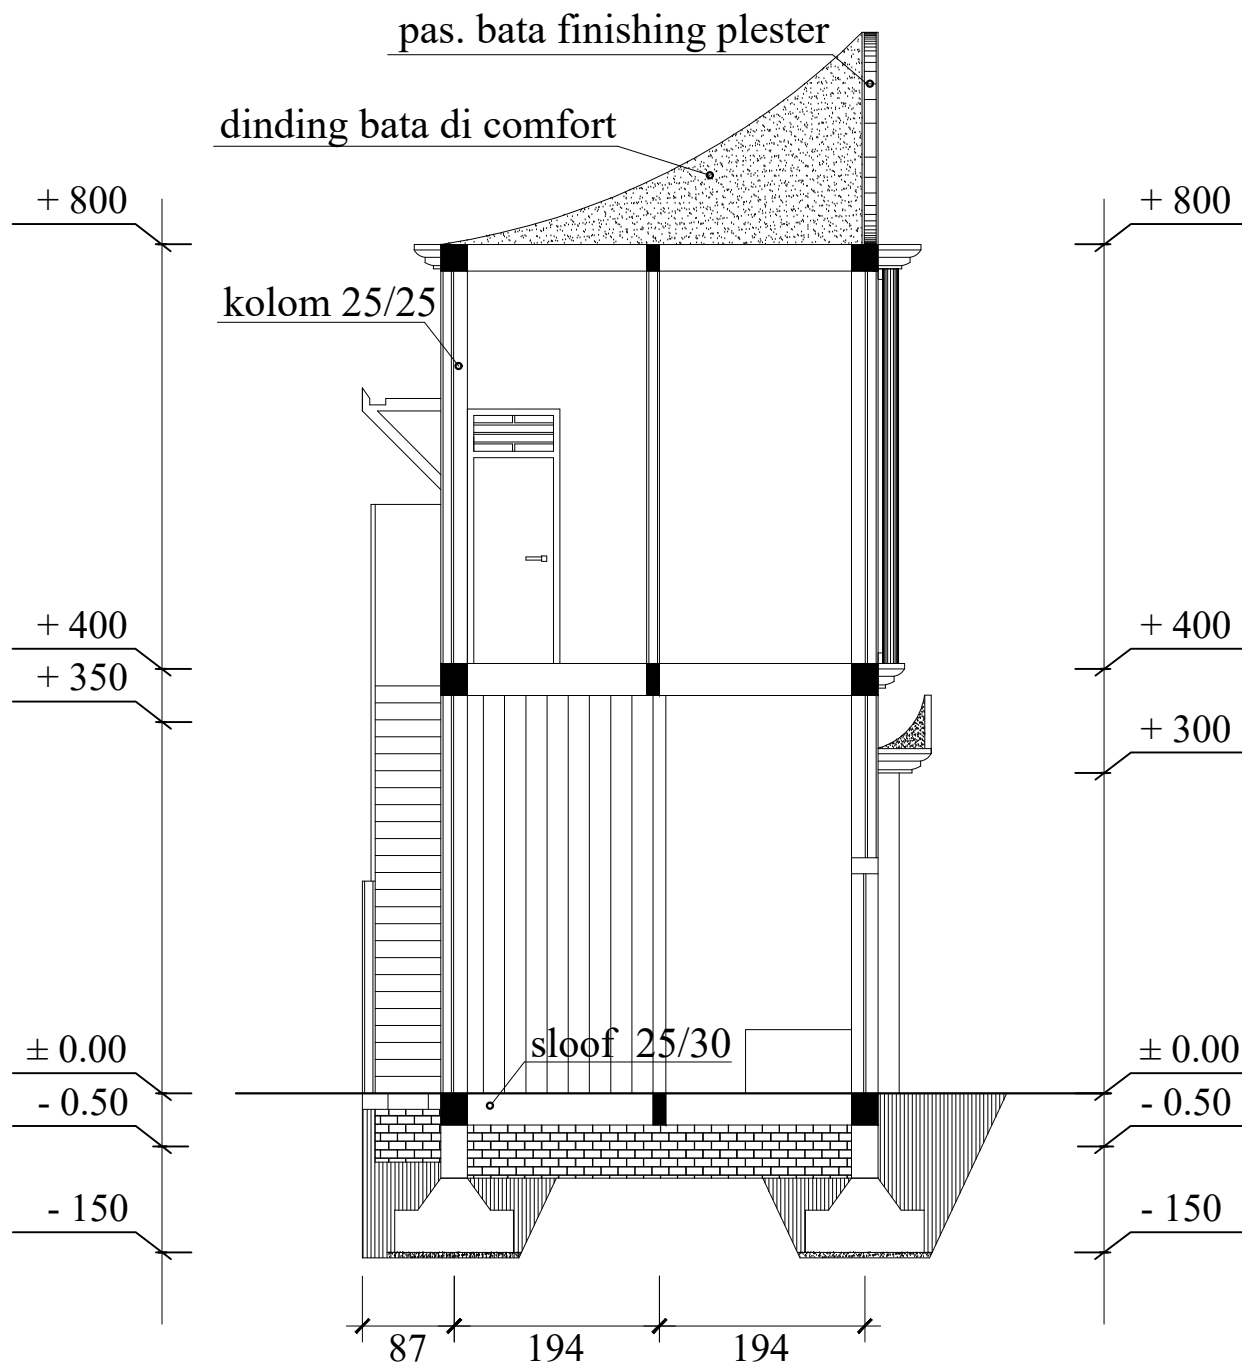
No	Keterangan	Paraf



POTONGAN B - B

Skala : 1 : 100

PEMBERI TUGAS		
 DINAS KESEHATAN KOTA PRABUMULIH		
PEKERJAAN : PEMBANGUNAN PUSKESMAS PEMBANTU MUTANG TAPUS		
LOKASI : KELURAHAN MUTANG TAPUS KOTA PRABUMULIH		
No	Keterangan	Paraf
Mengetahui : Plt. Kepala Dinas Kesehatan Pengguna Anggaran (PA) dr. H. BAMBANG WAHYU NUGROHO NIP. 19841126 201001 1 019		
Menyetujui : Pejabat Pembuat Komitmen (PPK) Dioko Listyanto, SKM, M.Si. NIP. 19850802 201001 0 002		
Dibuat Oleh : Konsultan Perencana CV. CIPTA BANGUN CONSULTANT  DIRENCANA DIPERIKSA CHARLES ARIGEN MUHAMMAD SEPTIAWAN		
GAMBAR : <div style="height: 100px; border: 1px solid black;"></div>		
SKALA	NO GAMBAR	KODE GAMBAR

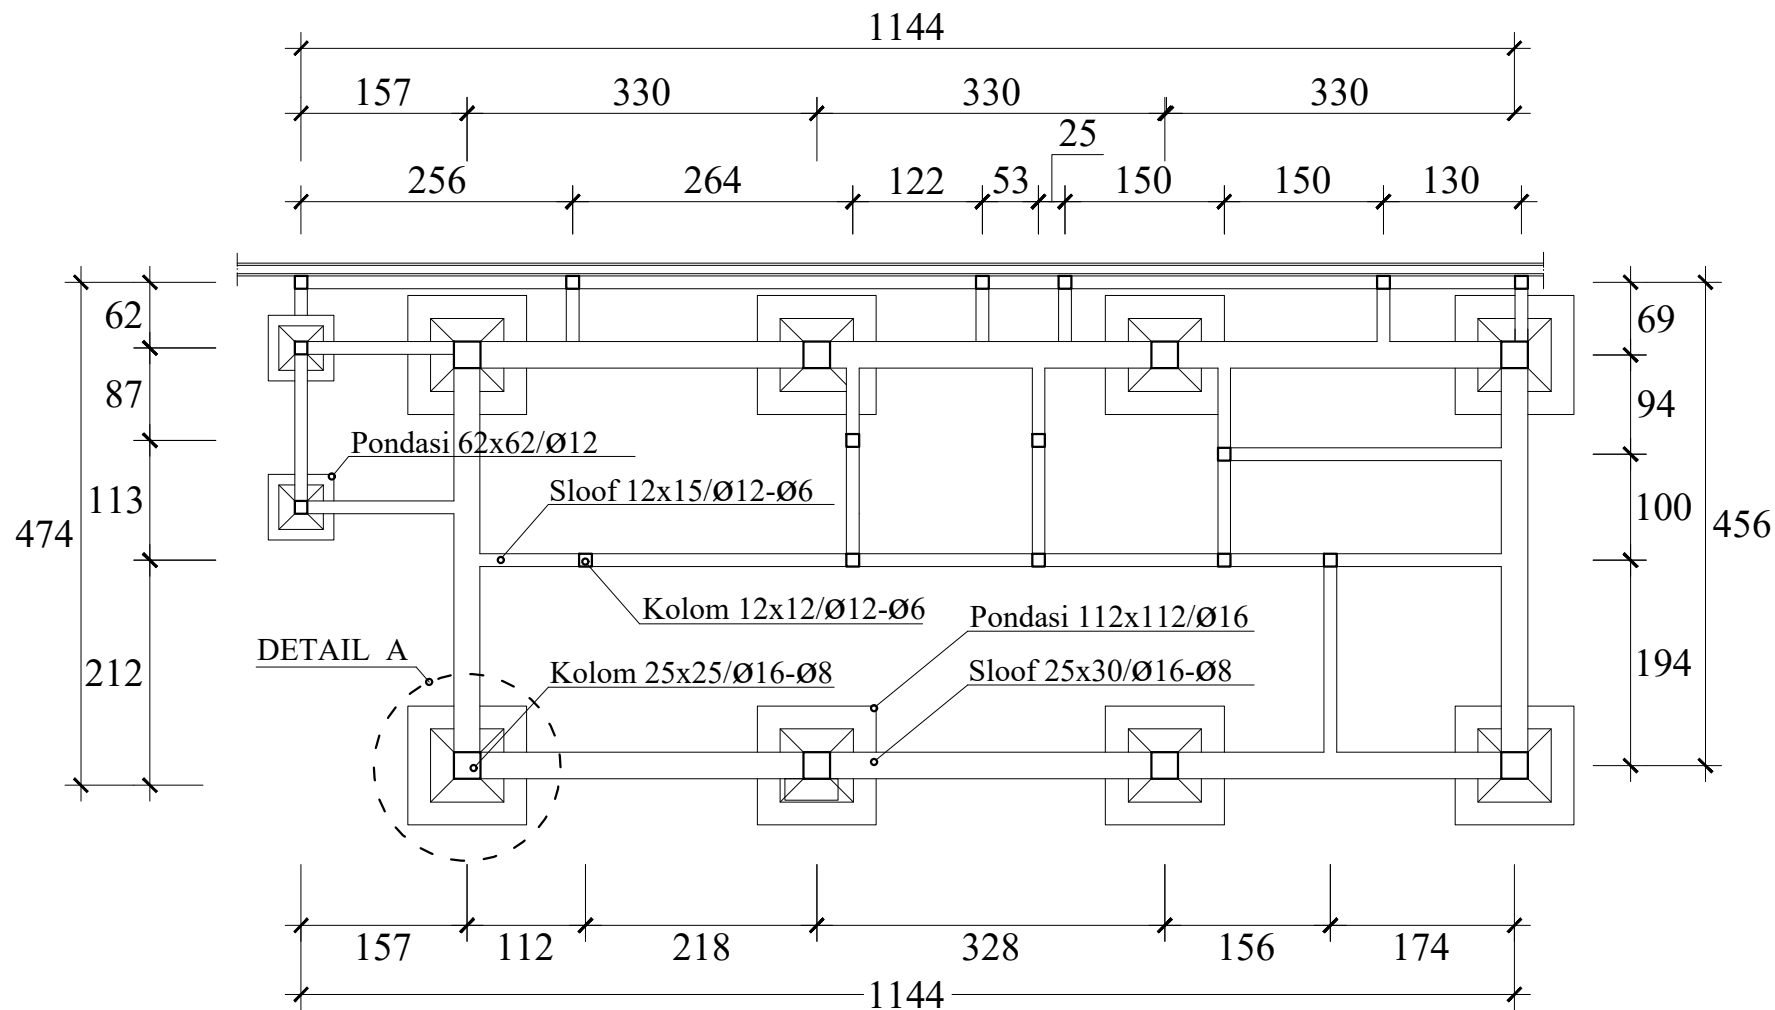

DENAH PONDASI

Skala : 1 : 100

PEMBERI TUGAS



**DINAS KESEHATAN
KOTA PRABUMULIH**

PEKERJAAN :

**PEMBANGUNAN
PUSKESMAS PEMBANTU
MUTANG TAPUS**

LOKASI :

**KELURAHAN MUTANG TAPUS
KOTA PRABUMULIH**

No	Keterangan	Paraf

No	Keterangan	Paraf

Mengetahui :

Plt. Kepala Dinas Kesehatan
Pengguna Anggaran (PA)

dr. H. BAMBANG WAHYU NUGROHO
NIP. 19841126 201001 1 019

Menyetujui :

Pejabat Pembuat Komitmen
(PPK)

Djoko Listyanto, SKM, M.Si.
NIP. 19850802 201001 0 002

Dibuat Oleh :

Konsultan Perencana
CV. CIPTA BANGUN CONSULTANT



DIRENCANA	DIPERIKSA

DIRENCANA	DIPERIKSA

DIRENCANA	DIPERIKSA


DIRENCANA	DIPERIKSA

CHARLES ARIGEN MUHAMMAD SEPTIAWAN

GAMBAR :

SKALA	NO GAMBAR	KODE GAMBAR

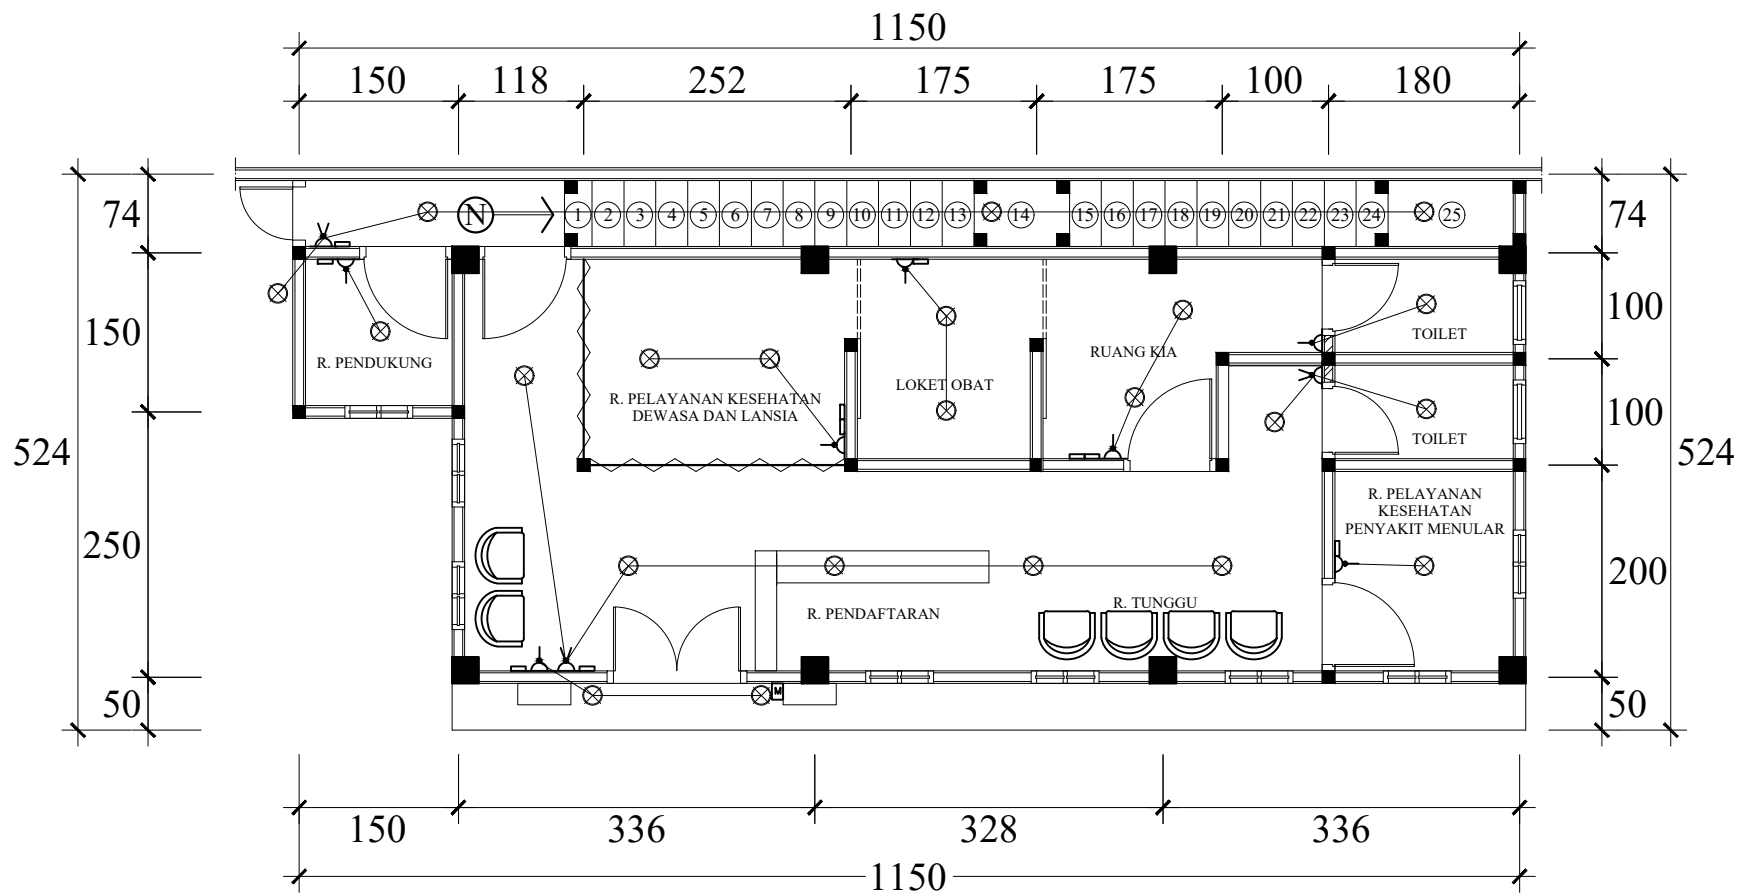

SKALA	NO GAMBAR	KODE GAMBAR




NOTASI	KETERANGAN
—	KABEL NYA 2,5mm
⊗	TITIK LAMPU
⌞	SAKLAR TUNGGAL
⌞⌞	SAKLAR GANDA
□	STOP KONTAK
Ⓜ	BOX MCB

INSTALASI LISTRIK LANTAI 1

Skala : 1 : 100

PEMBERI TUGAS		
 DINAS KESEHATAN KOTA PRABUMULIH		
PEKERJAAN :		
PEMBANGUNAN PUSKESMAS PEMBANTU MUTANG TAPUS		
LOKASI :		
KELURAHAN MUTANG TAPUS KOTA PRABUMULIH		
No	Keterangan	Paraf
Mengetahui :		
Plt. Kepala Dinas Kesehatan Pengguna Anggaran (PA)		
dr. H. BAMBANG WAHYU NUGROHO NIP. 19841126 201001 1 019		
Menyetujui :		
Pejabat Pembuat Komitmen (PPK)		
Djoko Listyanto, SKM, M.Si. NIP. 19850802 201001 0 002		
Dibuat Oleh :		
Konsultan Perencana CV. CIPTA BANGUN CONSULTANT  CV. CIPTA BANGUN CONSULTANT PLANNING-DESIGN-BUILD-OPERATION Jl. Telp. E-mail: ...@gmail.com		
DIRENCANA	DIPERIKSA	
CHARLES ARIGEN	MUHAMMAD SEPTIAWAN	
GAMBAR :		
SKALA	NO GAMBAR	KODE GAMBAR

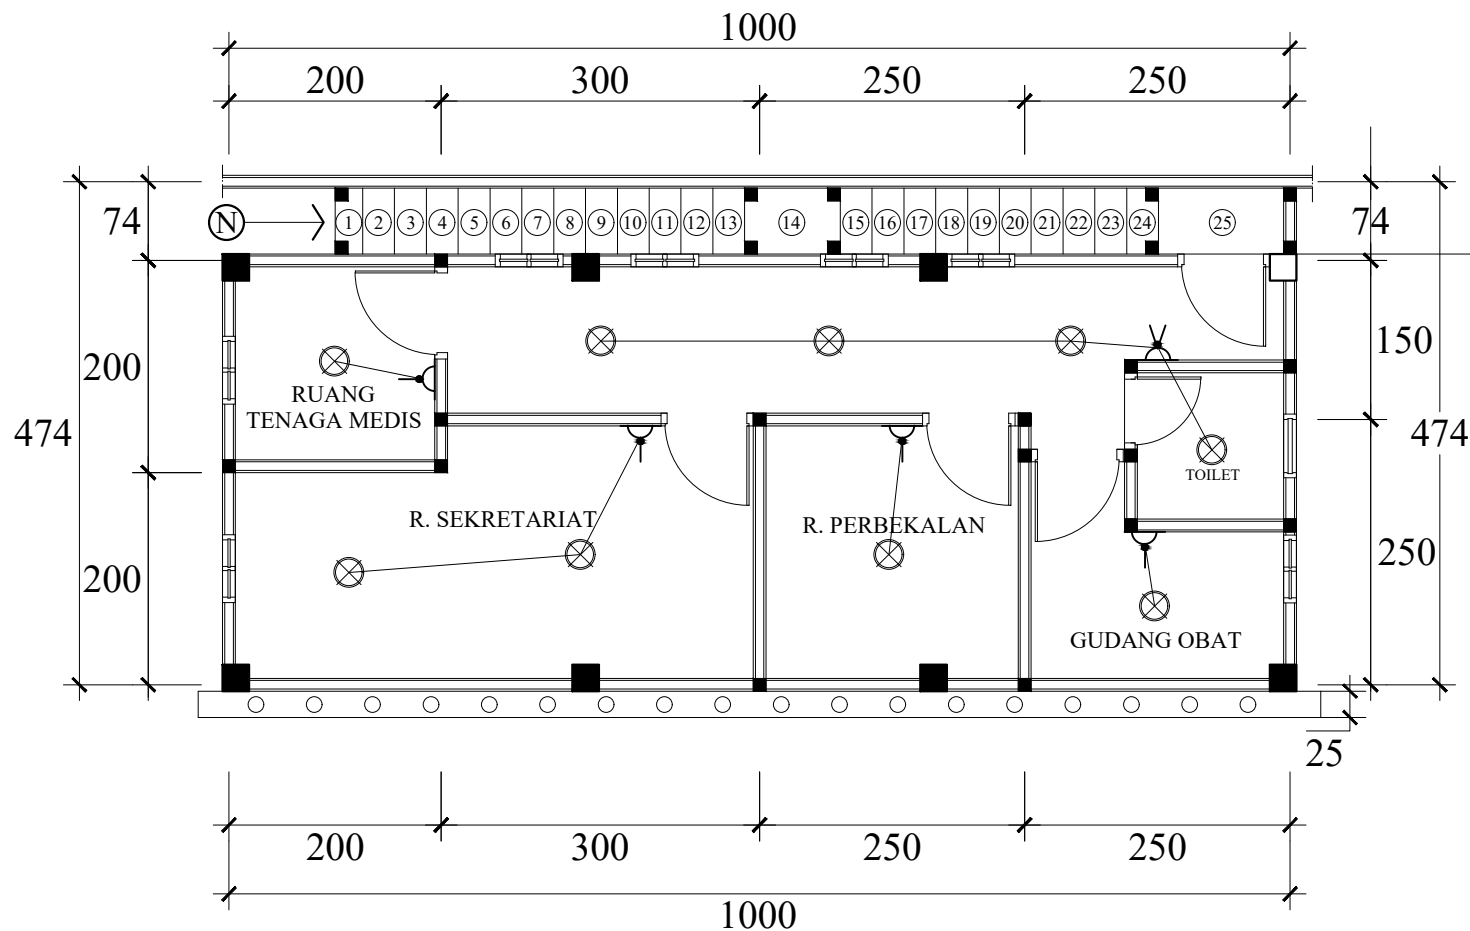

KETERANGAN

- KABEL NYA 2,5mm
- ⊗ TITIK LAMPU
- ⌞ SAKLAR TUNGGAL
- ⌞ SAKLAR GANDA
- STOP KONTAK
- Ⓜ BOX MCB

INSTALASI LISTRIK LANTAI 2

Skala : 1 : 100

PEMBERI TUGAS



**DINAS KESEHATAN
KOTA PRABUMULIH**

PEKERJAAN :

**PEMBANGUNAN
PUSKESMAS PEMBANTU
MUTANG TAPUS**

LOKASI :

**KELURAHAN MUTANG TAPUS
KOTA PRABUMULIH**

No	Keterangan	Paraf

Mengetahui :

Plt. Kepala Dinas Kesehatan
Pengguna Anggaran (PA)

dr. H. BAMBANG WAHYU NUGROHO
NIP. 19841126 201001 1 019

Menyetujui :

Pejabat Pembuat Komitmen
(PPK)

Dioko Listyanto, SKM, M.Si.
NIP. 19850802 201001 0 002

Dibuat Oleh :


Konsultan Perencana
CV. CIPTA BANGUN CONSULTANT



DIRENCANA	DIPERIKSA
CHARLES ARIGEN	MUHAMMAD SEPTIAWAN

GAMBAR :

SKALA	NO GAMBAR	KODE GAMBAR

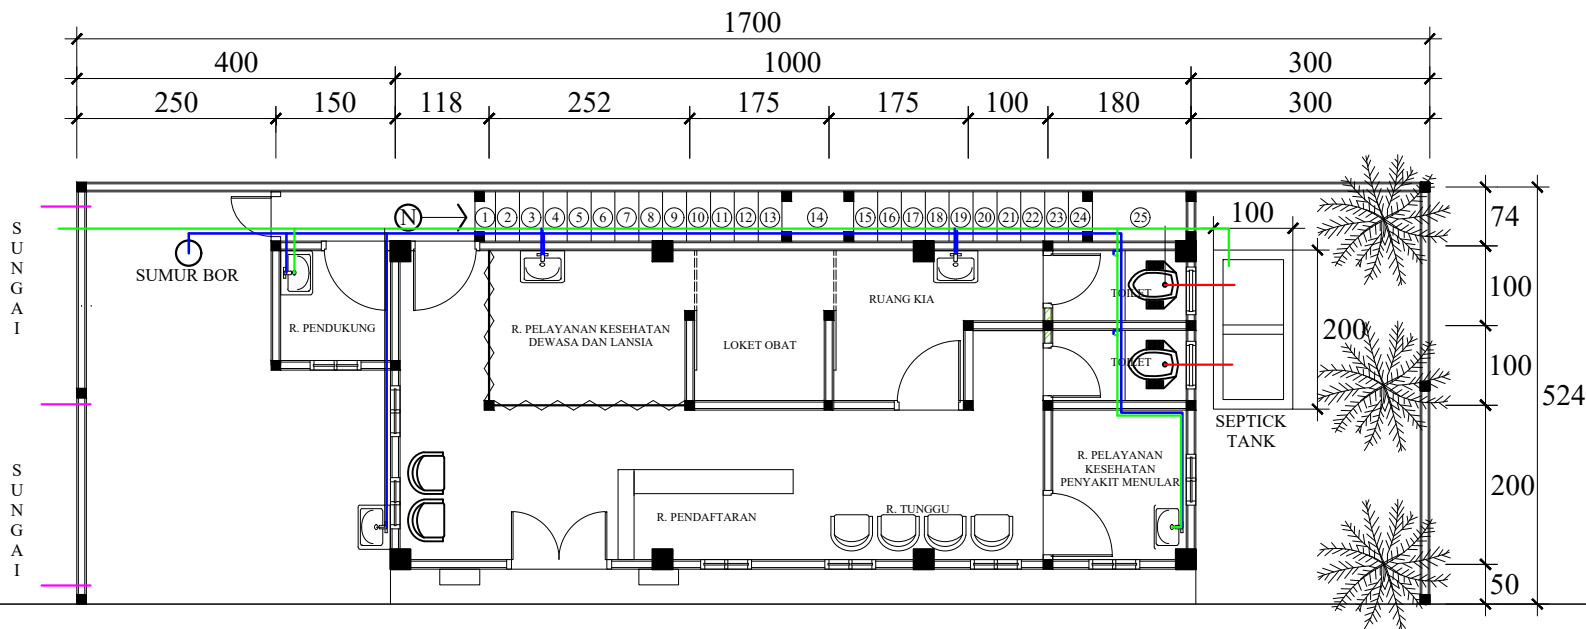

JALAN LINGKUNGAN

KETERANGAN :

	TEDMON
	AIR BERSIH
	AIR KOTOR
	AIR PEKAT
	AIR HUJAN

UTILITAS AIR LANTAI 1

Skala : 1 : 100

PEMBERI TUGAS



**DINAS KESEHATAN
KOTA PRABUMULIH**

PEKERJAAN :

**PEMBANGUNAN
PUSKESMAS PEMBANTU
MUTANG TAPUS**

LOKASI :

**KELURAHAN MUTANG TAPUS
KOTA PRABUMULIH**

No	Keterangan	Paraf

Mengetahui :

Plt. Kepala Dinas Kesehatan
Pengguna Anggaran (PA)

dr. H. BAMBANG WAHYU NUGROHO
NIP. 19841126 201001 1 019

Menyetujui :

Pejabat Pembuat Komitmen
(PPK)

Djoko Listyanto, SKM, M.Si.
NIP. 19850802 201001 0 002

Dibuat Oleh :


Konsultan Perencana
CV. CIPTA BANGUN CONSULTANT







DIRENCANA	DIPERIKSA
CHARLES ARIGEN	MUHAMMAD SEPTIAWAN

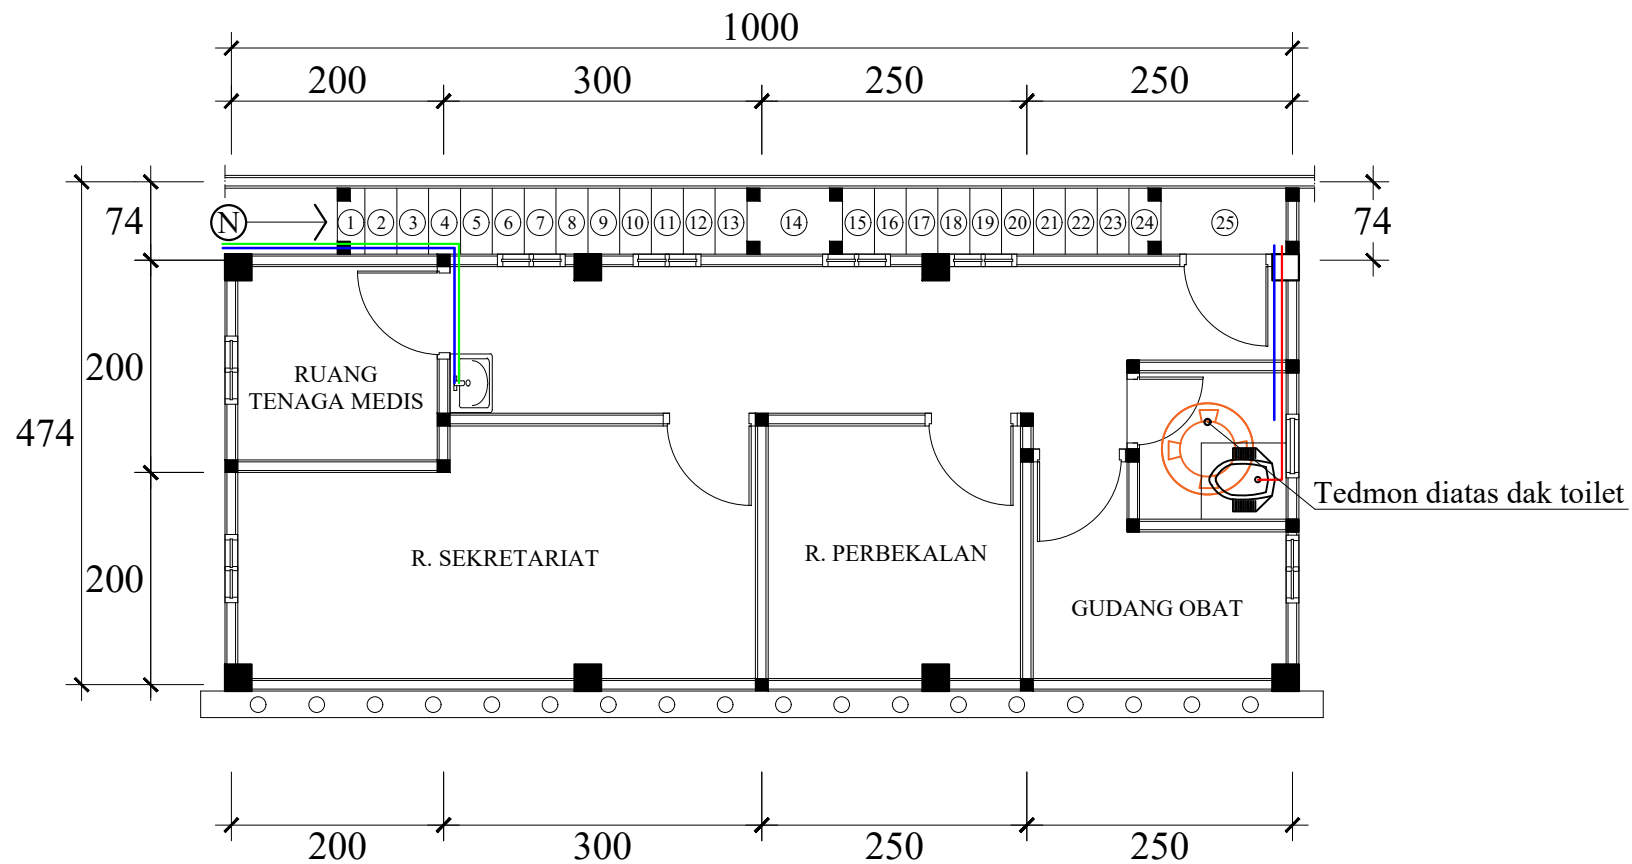GAMBAR :



SKALA	NO GAMBAR	KODE GAMBAR




KETERANGAN :	
	TEDMON
	AIR BERSIH
	AIR KOTOR
	AIR PEKAT

UTILITAS AIR LANTAI 2



Skala : 1 : 100

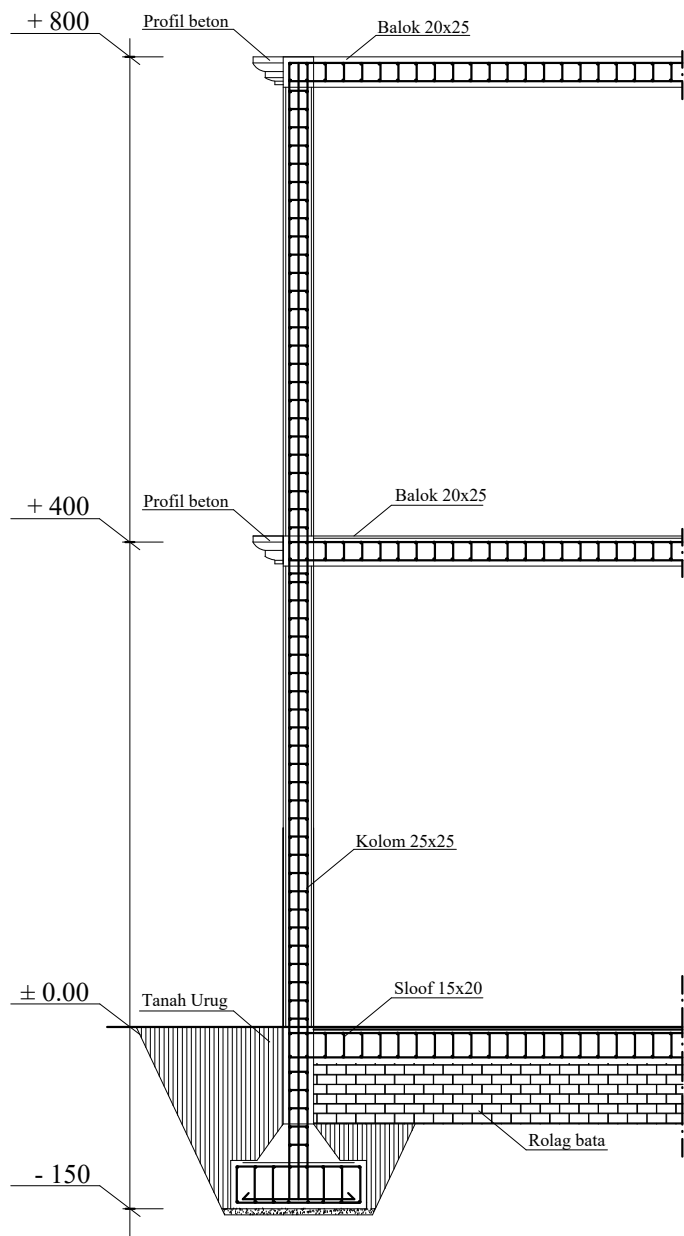PEMBERI TUGAS		
 DINAS KESEHATAN KOTA PRABUMULIH		
PEKERJAAN :		
PEMBANGUNAN PUSKESMAS PEMBANTU MUTANG TAPUS		
LOKASI :		
KELURAHAN MUTANG TAPUS KOTA PRABUMULIH		
No	Keterangan	Paraf
Mengetahui :		
Plt. Kepala Dinas Kesehatan Pengguna Anggaran (PA)		
dr. H. BAMBANG WAHYU NUGROHO NIP. 19841126 201001 1 019		
Menyetujui :		
Pejabat Pembuat Komitmen (PPK)		
Djoko Listyanto, SKM, M.Si. NIP. 19850802 201001 0 002		
Dibuat Oleh :		
Konsultan Perencana CV. CIPTA BANGUN CONSULTANT 		
DIRENCANA	DIPERIKSA	
CHARLES ARIGEN	MUHAMMAD SEPTIAWAN	
GAMBAR :		
SKALA	NO GAMBAR	KODE GAMBAR



DETAIL A
Skala : 1 : 100

KETERANGAN	KOLOM	SLOOF	BALOK
NOTASI			
UKURAN	2500x2500	2500x3000	2000x2500
TULANGAN	8 - D12	4 - D12	4 - D12
SENGKANG	D8-150MM	D8-150MM	D8-150MM

PEMBERI TUGAS		
 DINAS KESEHATAN KOTA PRABUMULIH		
PEKERJAAN : PEMBANGUNAN PUSKESMAS PEMBANTU MUTANG TAPUS		
LOKASI : KELURAHAN MUTANG TAPUS KOTA PRABUMULIH		
No	Keterangan	Paraf
Mengetahui : Plt. Kepala Dinas Kesehatan Pengguna Anggaran (PA) dr. H. BAMBANG WAHYU NUGROHO NIP. 19841126 201001 1 019		
Menyetujui : Pejabat Pembuat Komitmen (PPK) Djoko Listyanto, SKM, M.Si. NIP. 19850802 201001 0 002		
Dibuat Oleh : Konsultan Perencana CV. CIPTA BANGUN CONSULTANT  PLANNING-DESIGN-CONSTRUCTION-SUPERVISION Jl. Telp. Email: ...		
DIRENCANA	DIPERIKSA	
CHARLES ARIGEN	MUHAMMAD SEPTIAWAN	
GAMBAR :		
SKALA	NO GAMBAR	KODE GAMBAR